


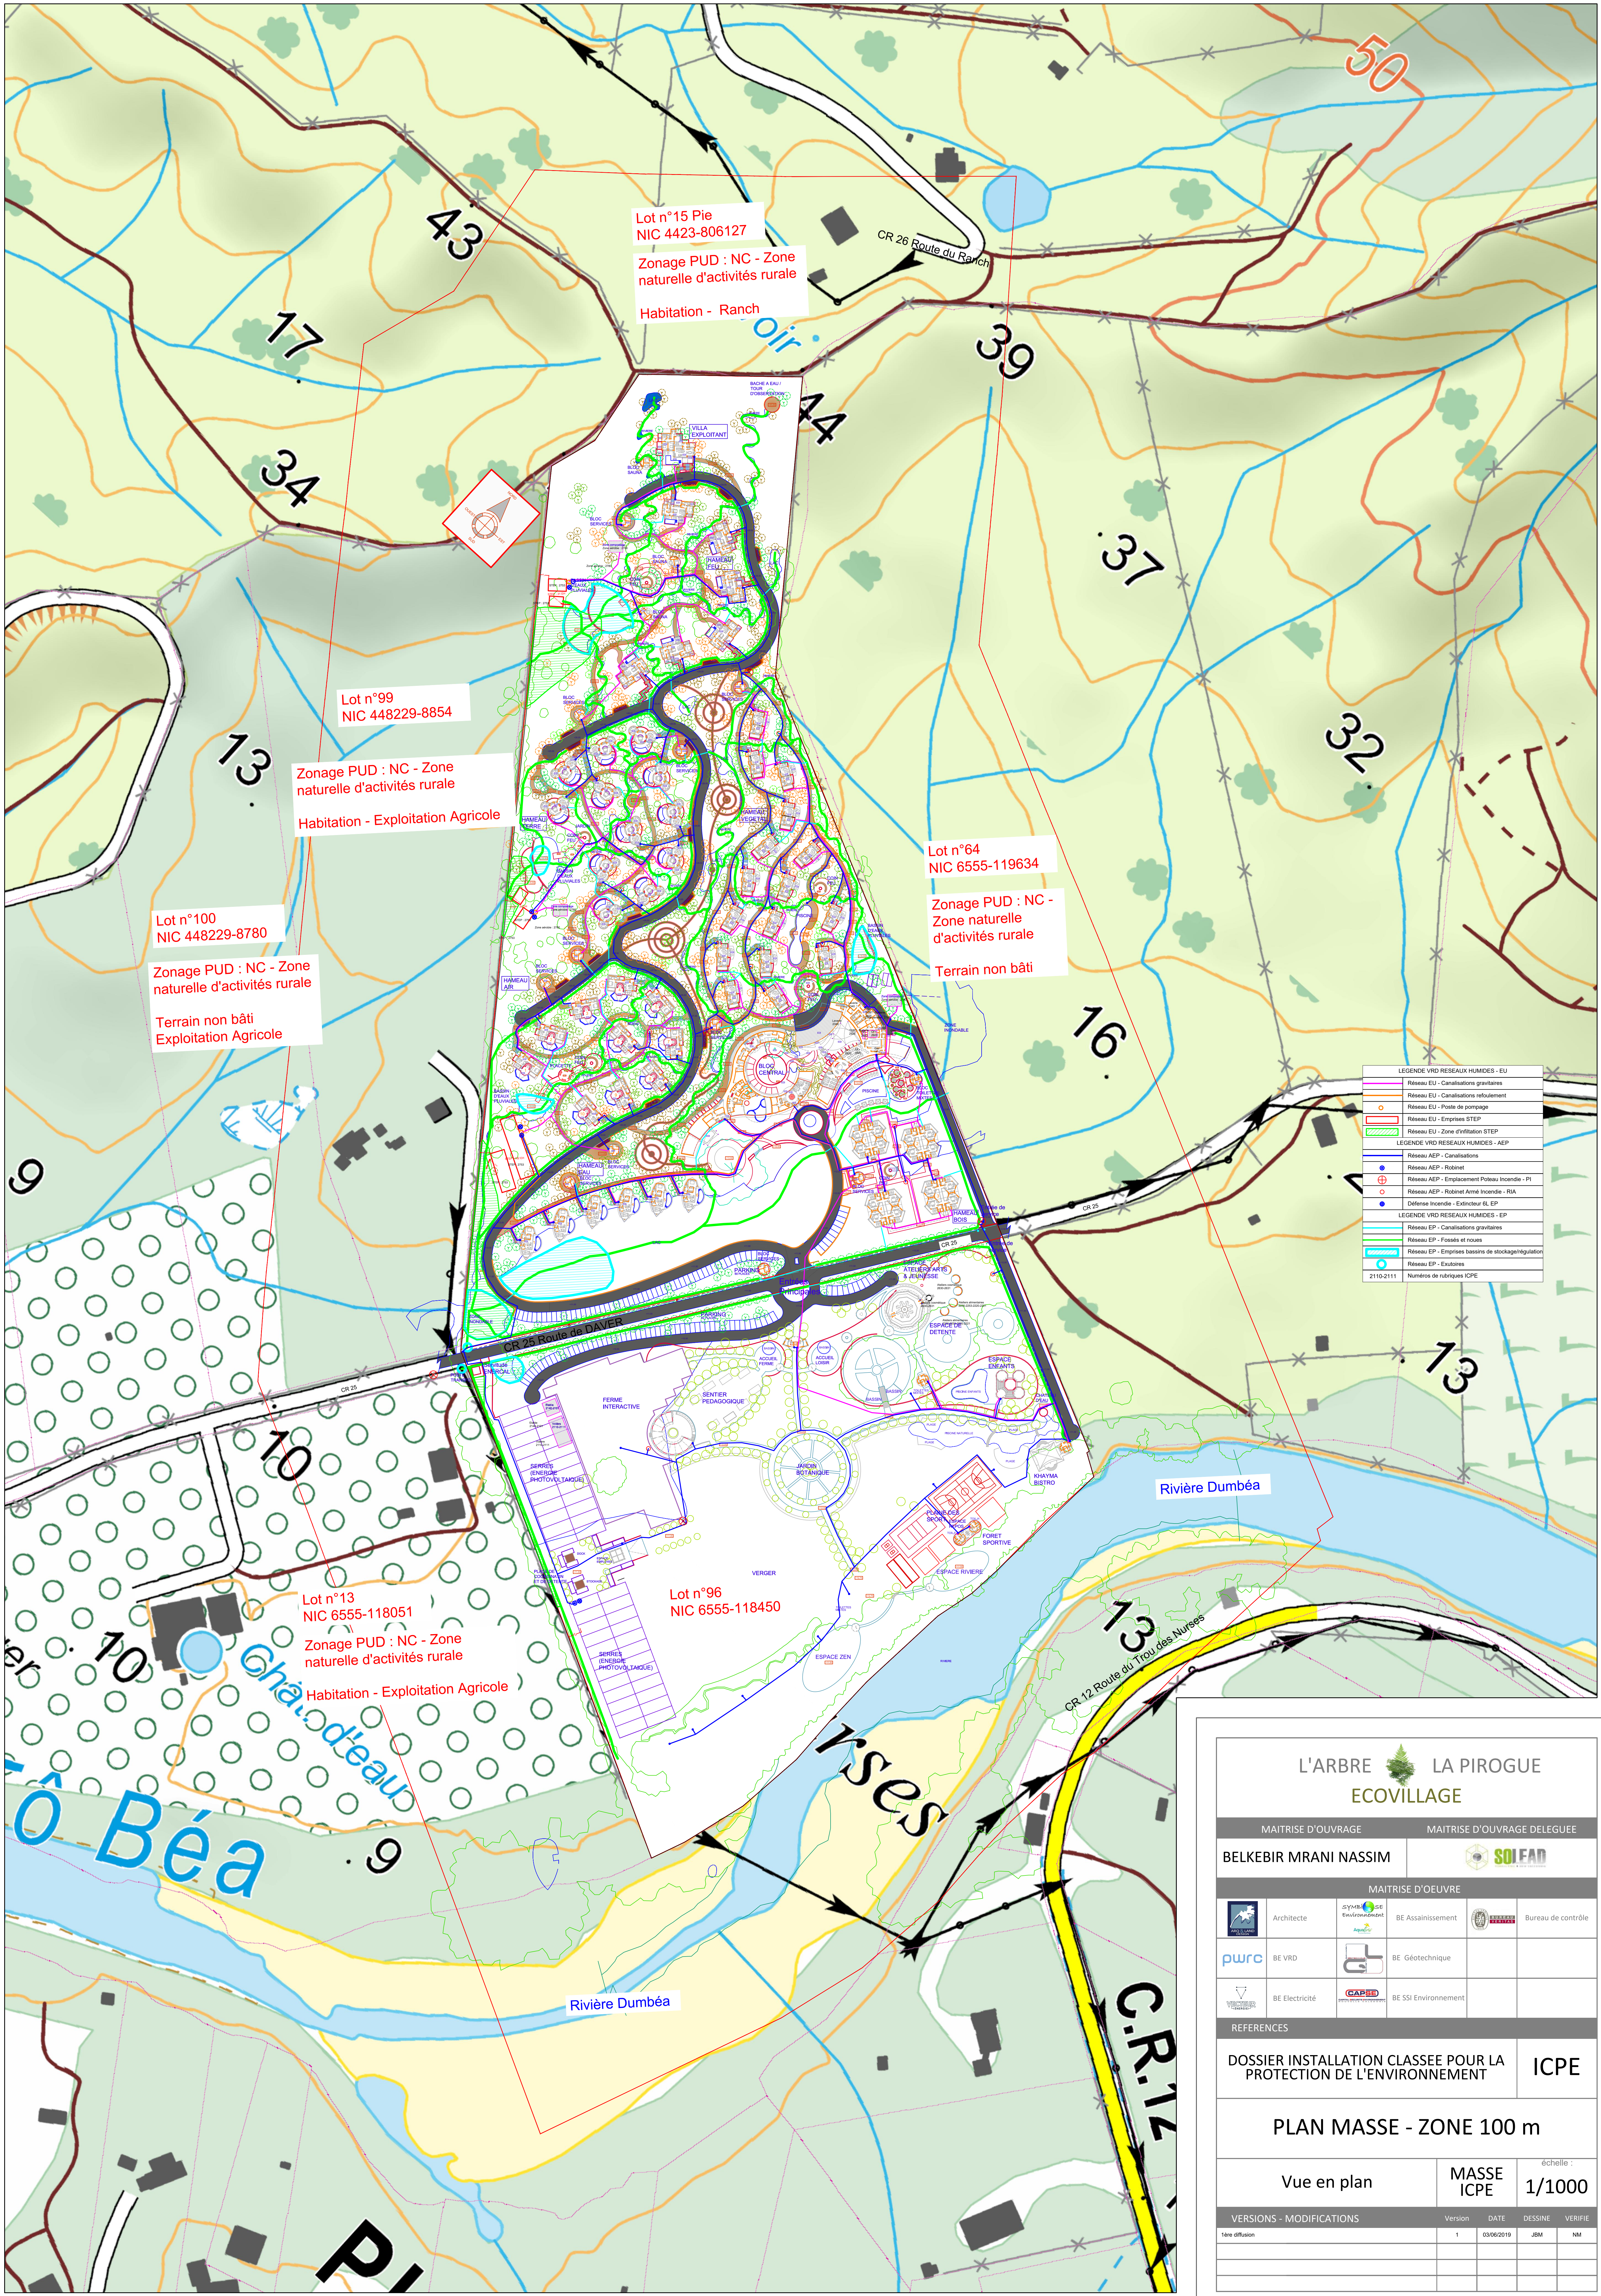

LEGENDE VRD RESEAUX HUMIDES - EU	
	Réseau EU - Canalisations gravitaires
	Réseau EU - Canalisations refoulement
	Réseau EU - Poste de pompage
	Réseau EU - Emprises STEP
	Réseau EU - Zone d'infiltration STEP
LEGENDE VRD RESEAUX HUMIDES - AEP	
	Réseau AEP - Canalisations
	Réseau AEP - Robinet
	Réseau AEP - Emplacement Poste Incendie - PI
	Réseau AEP - Robinet Armé Incendie - RIA
	Défense Incendie - Extincteur 6L EP
LEGENDE VRD RESEAUX HUMIDES - EP	
	Réseau EP - Canalisations gravitaires
	Réseau EP - Fossés et noues
	Réseau EP - Emprises bassins de stockage/régulation
	Réseau EP - Exclaves
2110-2111 Numéros de rubriques ICPE	

L'ARBRE LA PIROGUE
ECOVILLAGE

MAITRISE D'OUVRAGE

MAITRISE D'OUVRAGE DELEGUEE

BELKEBIR MRANI NASSIM

MAITRISE D'OEUVRE

	Architecte		BE Assainissement		Bureau de contrôle
	BE VRD		BE Géotechnique		
	BE Electricité		BE SSI Environnement		

REFERENCES

DOSSIER INSTALLATION CLASSEE POUR LA PROTECTION DE L'ENVIRONNEMENT

ICPE

PLAN MASSE - ZONE 100 m

Vue en plan	MASSE ICPE	échelle : 1/1000
-------------	------------	------------------

VERSIONS - MODIFICATIONS	Version	DATE	DESSINE	VERIFIE
1ère diffusion	1	03/06/2019	JBM	NM