

NOUVELLE CALEDONIE

COMMUNE DE NOUMEA


SOCIETE
Imprimeries Réunies de Nouméa

DATE: Août 2009 ECHELLE: 1/250 ENV: 5044
PLAN DE MASSE - Rayon 35 m Planche 3

7 bis, rue Suffren – immeuble le Kariba
BP: 76 - Nouméa
Tél: 25.04.88
Fax: 25.04.85
Email : biotop@biotop.nc
Source : Archigraph, DITTT, Fluidyn

DATES	MODIFICATIONS	INDICE

Nomenclature des Equipements			
Numéro	Description	Fabricant	Type
001	PIQUEUSE	RAPIDEX	476
001	PIQUEUSE	RAPIDEX	476
002	PERFORATRICE	BACHER	230 L
003	MACHINE A ARRONDIR LES COINS	WILHEM	
004	ENCARTEUSE / PIQUEUSE	MULLER	
005	ASSEMBLEUSE SPEED KLEK	DIODE - GLASER INC	
006			
007			
008	PLIEUSE	STAHL	KC78
009	PLIEUSE	STAHL	K66
010	MASSICOT	WOHLEMBERG	115
011			
012	GTO 52 VP	HEIDELBERG	89
013	SBC	HEIDELBERG	
014	Extracteur de déchets papier	EXPAX	
015	GTO 52	HEIDELBERG	
016			
017	PELICULEUSE	LAMINATOR	MF65
018	Groupe froid local pour compresseurs		
019	MASSICOT	WOHLEMBERG	90
020	PRESSE DE DECOUPE	HEIDELBERG	OF M1
021	Groupe froid pour SOLNA 96	CARRIER	
022	EMBALLEUSE	LARA	
023	EMBALLEUSE / FOUR	HOLLER	
024	CERCLEUSE	BUSH	TB2411
024	COMPTEUSE	VACUOMATIC	
025	SPEED MASTER CD 102	HEIDELBERG	C6
026	ASCENSEUR PALETTES	LW 1000 - 4	
027	VIBREUR PRESSEUR	RA - 4 JOGGER	
028			
030	MASSICOT	POLAR	115
031	DECOUPEUSE	BUSH	MODELE B
032			
033	SCANNER	AGFA	
034			
035			
036			
037	DEVELOPPEUSE FLASHOUSE	AGFA	30 OLP
038	DEVELOPPEUSE GRAND FORMAT	HEIDELBERG	
039	INSOLEUSE	HERMER SPECTRA PROOF	
040	DEVELOPPEUSE DE PLAQUE	GLUNZ & JENSEN	
041	COMPRESSEUR	WORTHRING CLEYSENSAC	
042	COMPRESSEUR	MARK	
043	2 CUVES 1000L		
044	SECHEUSE D'AIR	DRY ENERGY	DE 106
045	SOLNA 96	SOLNA	
046	SECHEUR	SOLNA	SIGNA PLUS 70MEG
047	GROUPÉ FROID	CARRIER	
048	TRIAME	PERFECTA POLYGRAPH	
049	ENCOLLEUSE	SUBL AUTO-MINABINDA	
050	ASSEMBLEUSE	MULLER MARTINI	201
051	ENCOLLEUSE	PONY	RBI
052	ASSEMBLEUSE	BAMA	RAPY 2000 AM
053			
054	PRESSE 4 GROUPES	SAILLES & TISON	ST 150
055	TRIAME	STAHL	
056	ENCARTEUSE / PIQUEUSE	OSAKO	
057	EPURATEUR / ECHANGER	PFLICK & MECKLER	IV 45
058	DESHUMIDIFICATEUR D'AIR		
059	DESHUMIDIFICATEUR D'AIR		

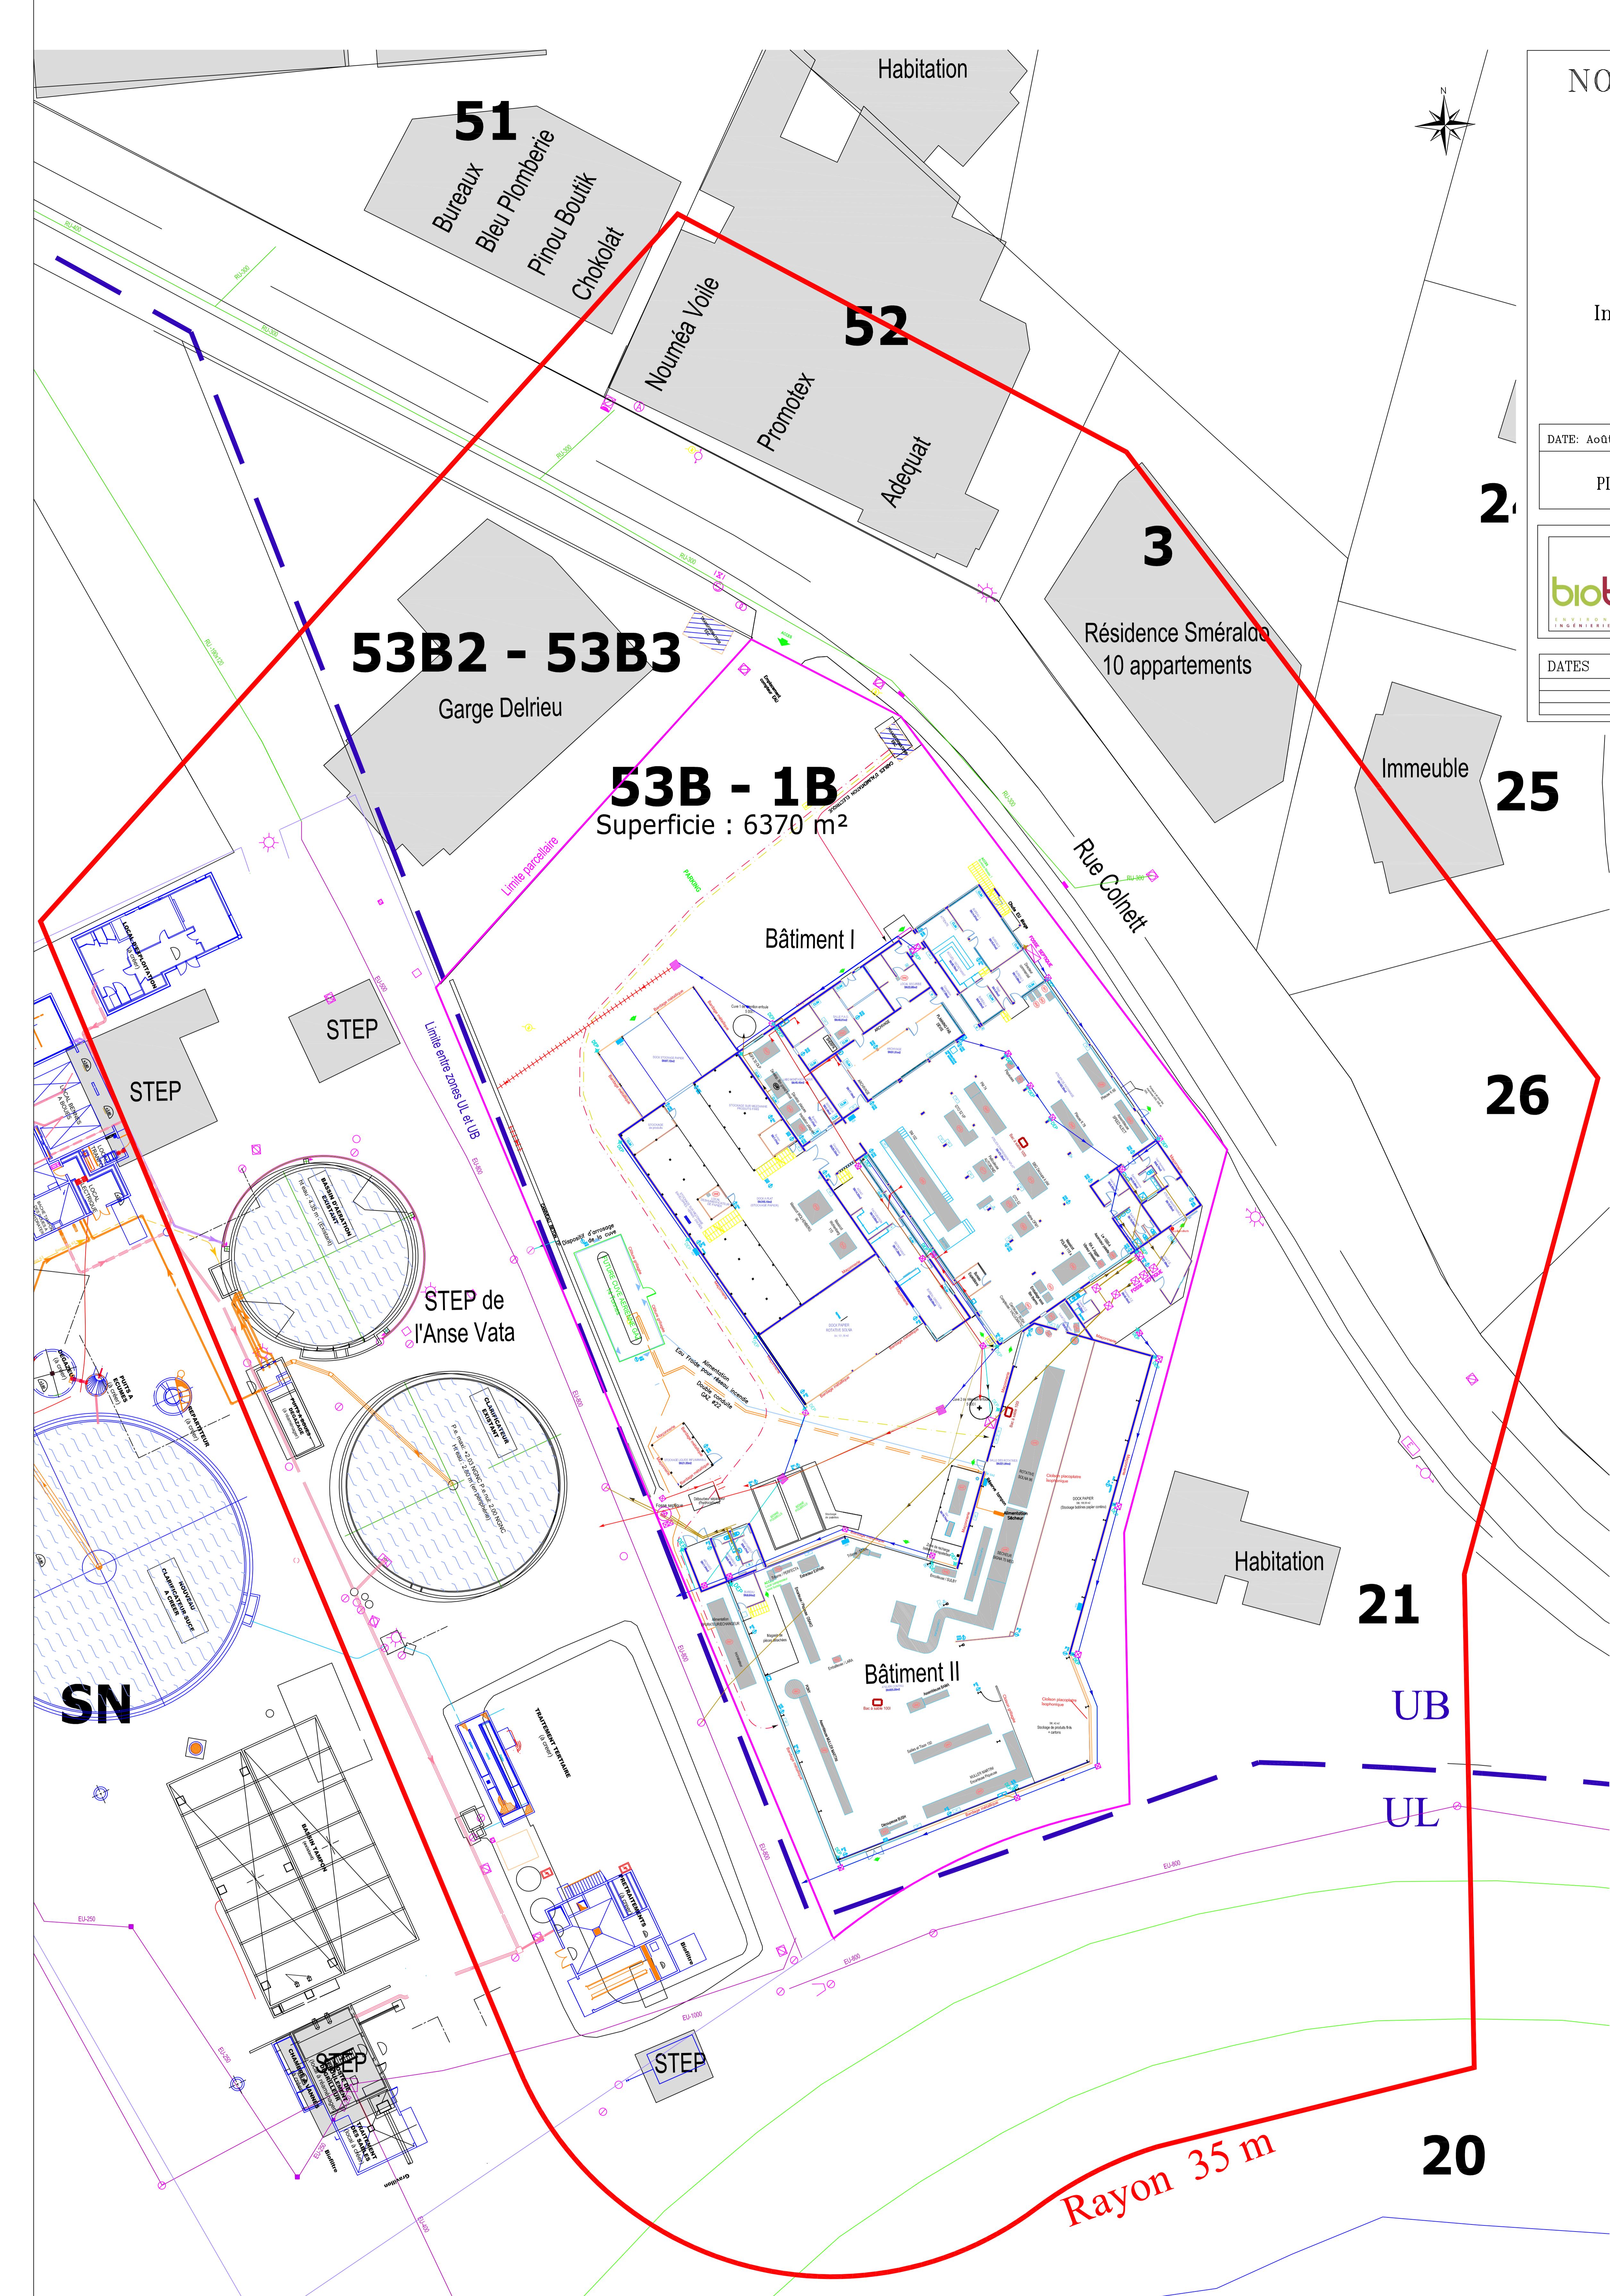

Types de réseaux d'assainissement public:

- Réseau EU
- Réseau EP
- Réseau Unitaires
- Réseau AEP

Zonage PUD :

- Zone UB : Zone résidentielle
- Zone UL : Zone de loisirs

LEGENDE	
Réseau GAZ	
Réseau Electricité	
Réseau Eau Potable	
Réseau Eaux Usées	
Réseau Eaux Pluviales	

LEGENDE	
ARMOIRE OU TABLEAU ELECTRIQUE	
ARRÊT D'URGENCE (COUP DE POING)	
DECLENCHEUR D'ALARME MANUEL	
ARMOIRE A PHARMACIE	
CLIMATISEUR	
ROBINET D'INCENDIE ARME	
EXTINCTEUR	
FONTAINE EAU FRAICHE	