


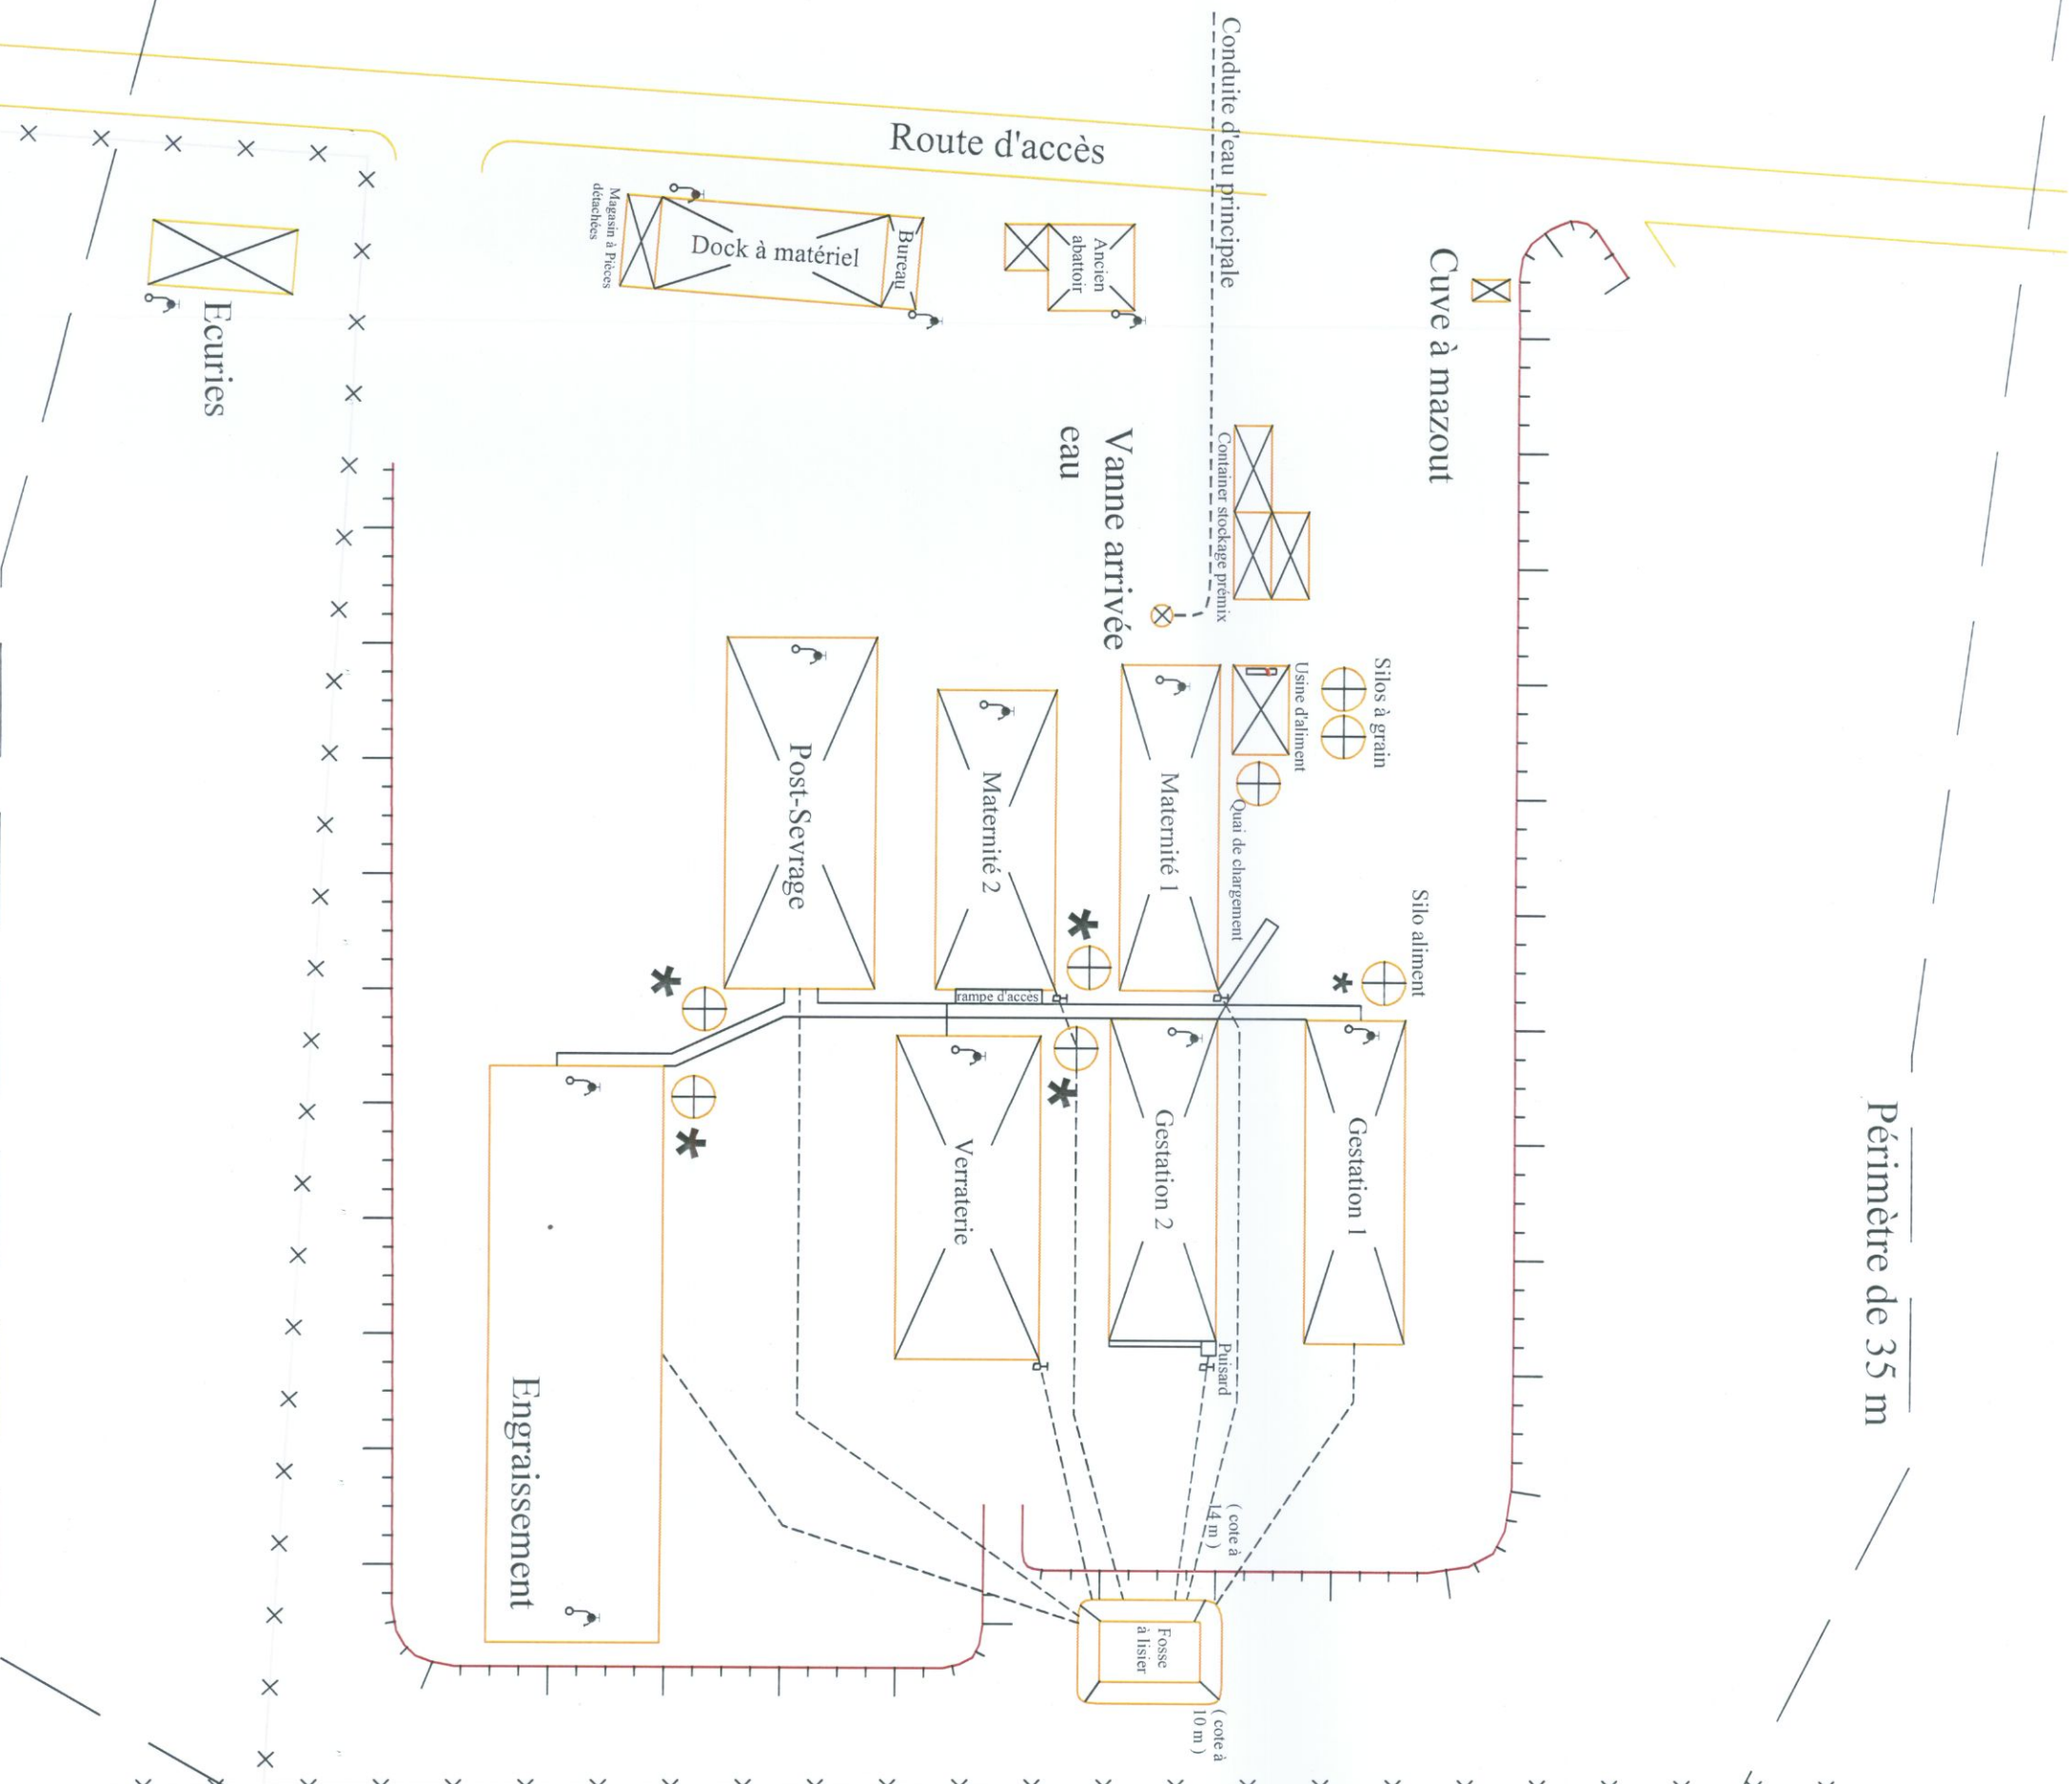

Périmètre de 35 m

Légende

Robinet dans les bâtiment

Vanne à guillotine

Canalisation des effluents
Ø 250 mm

Extincteur

distribution automatique d'aliment

B2EA	Plan de Masse		Dossier ICPE - Elevage porcin SCA Ouassio	
	Bureau d'études B2EA BP 928 - 98 860 Koné Tél. : 42.56.50 Mob.: 84.78.18		Monsieur Philip Delathière	
	Echelle : 1/500		le 30.09.2014	