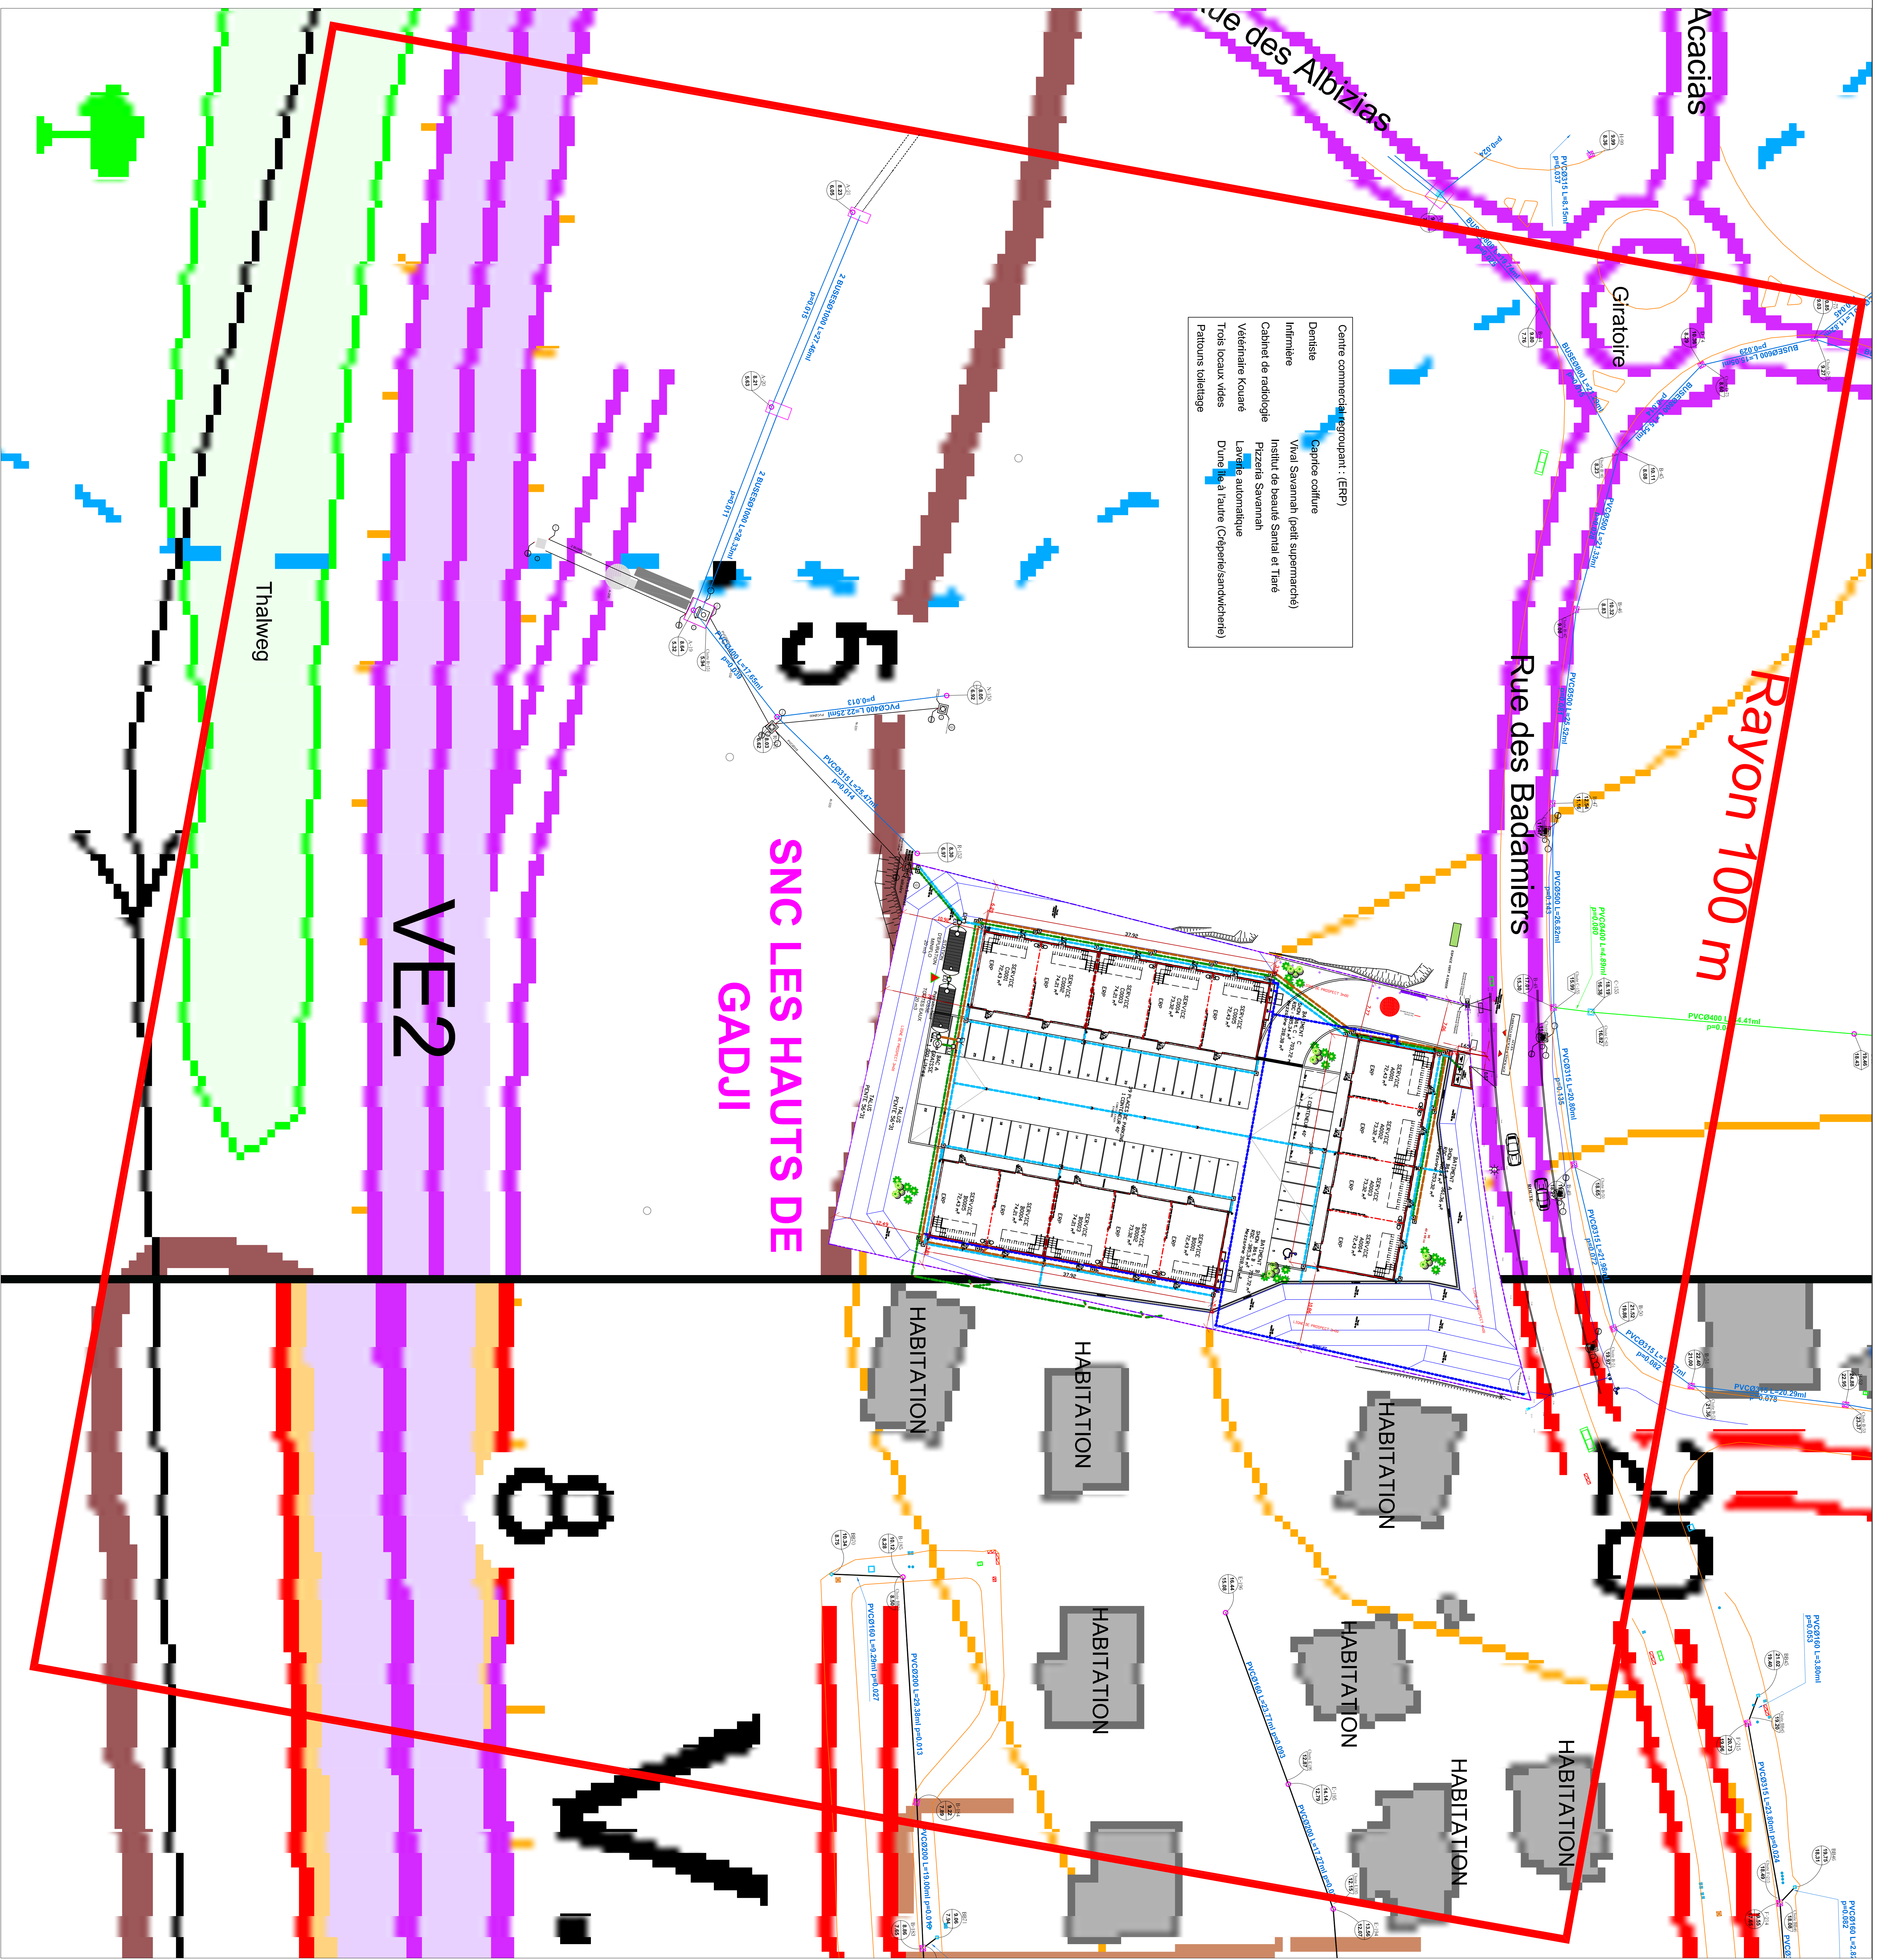


Nord

ECHELLE : 1/300

NOUVELLE CALEDONIE

COMMUNE DE PATA

SNC

Les Hauts de Gadji

DATE : Mars 2010

ECHELLE :

ENV°: 5134

PLAN MASSE

Panche 2

7 bis, rue Suffren - immeuble le kariba

BP- 76 - Nouméa

Tel: 25 04 88

Fax: 25 04 85

Email : biotopebiologie.nc

Source : biotopebiologie.nc

TOFOYD (VRD), THEOM (parcelaire)

BITT (cartographie)

biotop

biotopebiologie.nc

DATES	INDICE	MODIFICATIONS

STEP MINIFLO procédé dépollution biologique à cultures fixées
Capacité de traitement 55,5 eqH (690 personne public + 42 personnes bureaux)
Volume de la fosse septique toutes eaux : 20 000 litres
Volume de la fosse MINIFLO : 20 000 litres

- Extincteur 2 kg CO2
- Poteau à incendie à prévoir à moins de 200 m
- Eaux pluviales
- Eaux vannes
- Eaux usées

Plan masse R+1 ECHELLE : 1/200